



PLANTA BAIXA - UBS

• ESCALA: 1/100

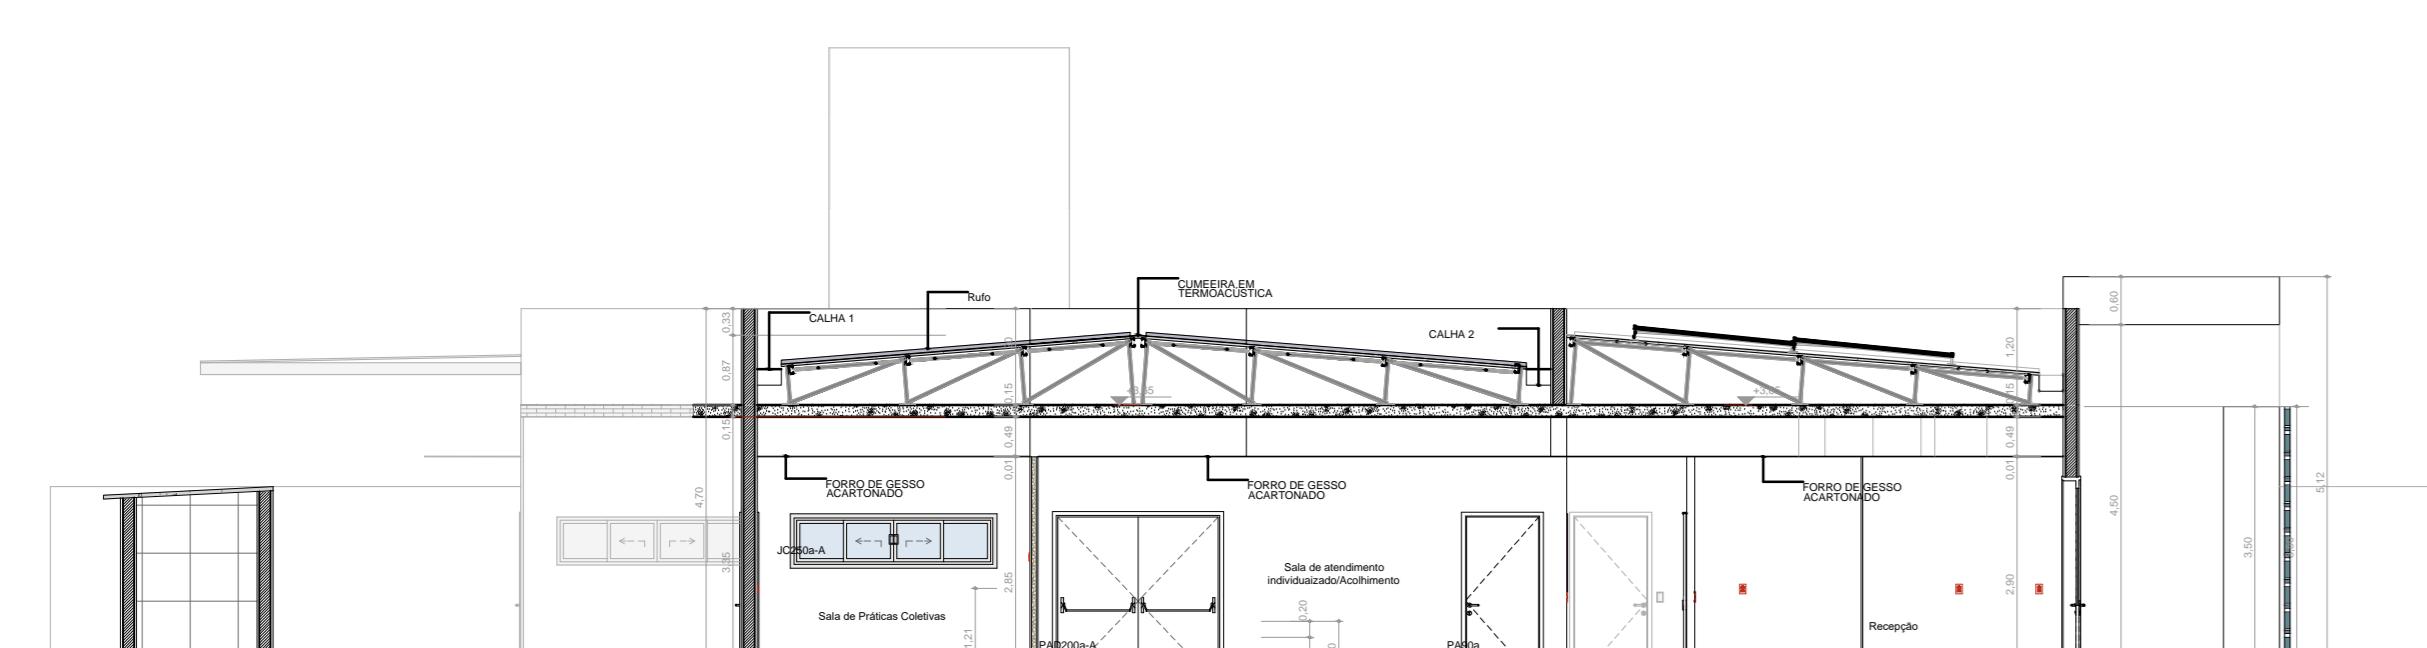


CORTE AA

• ESCALA: 1/100

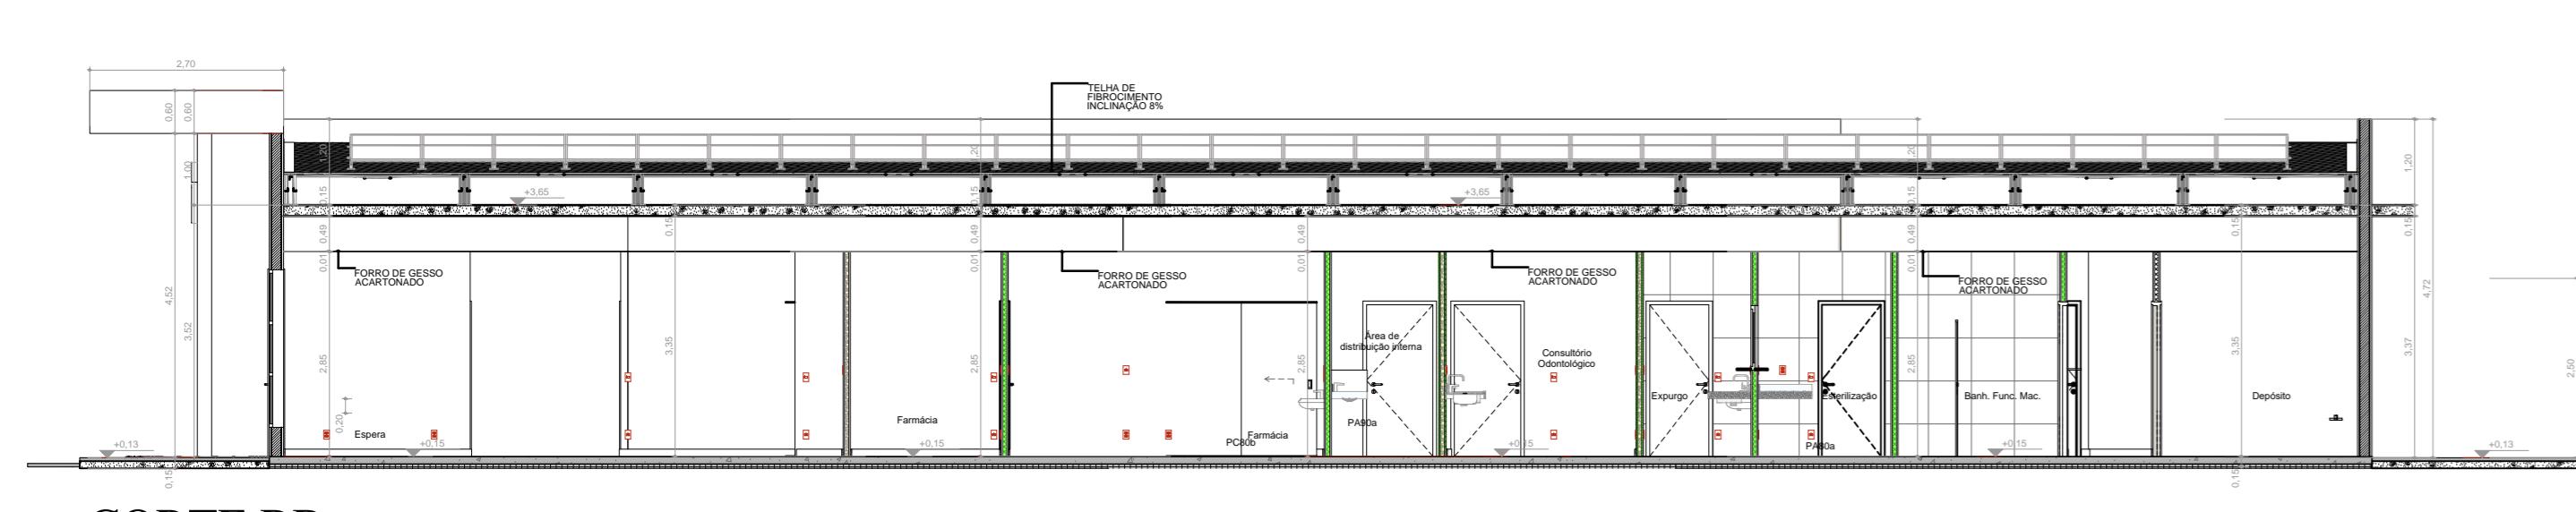


CORTE BB

• ESCALA: 1/100

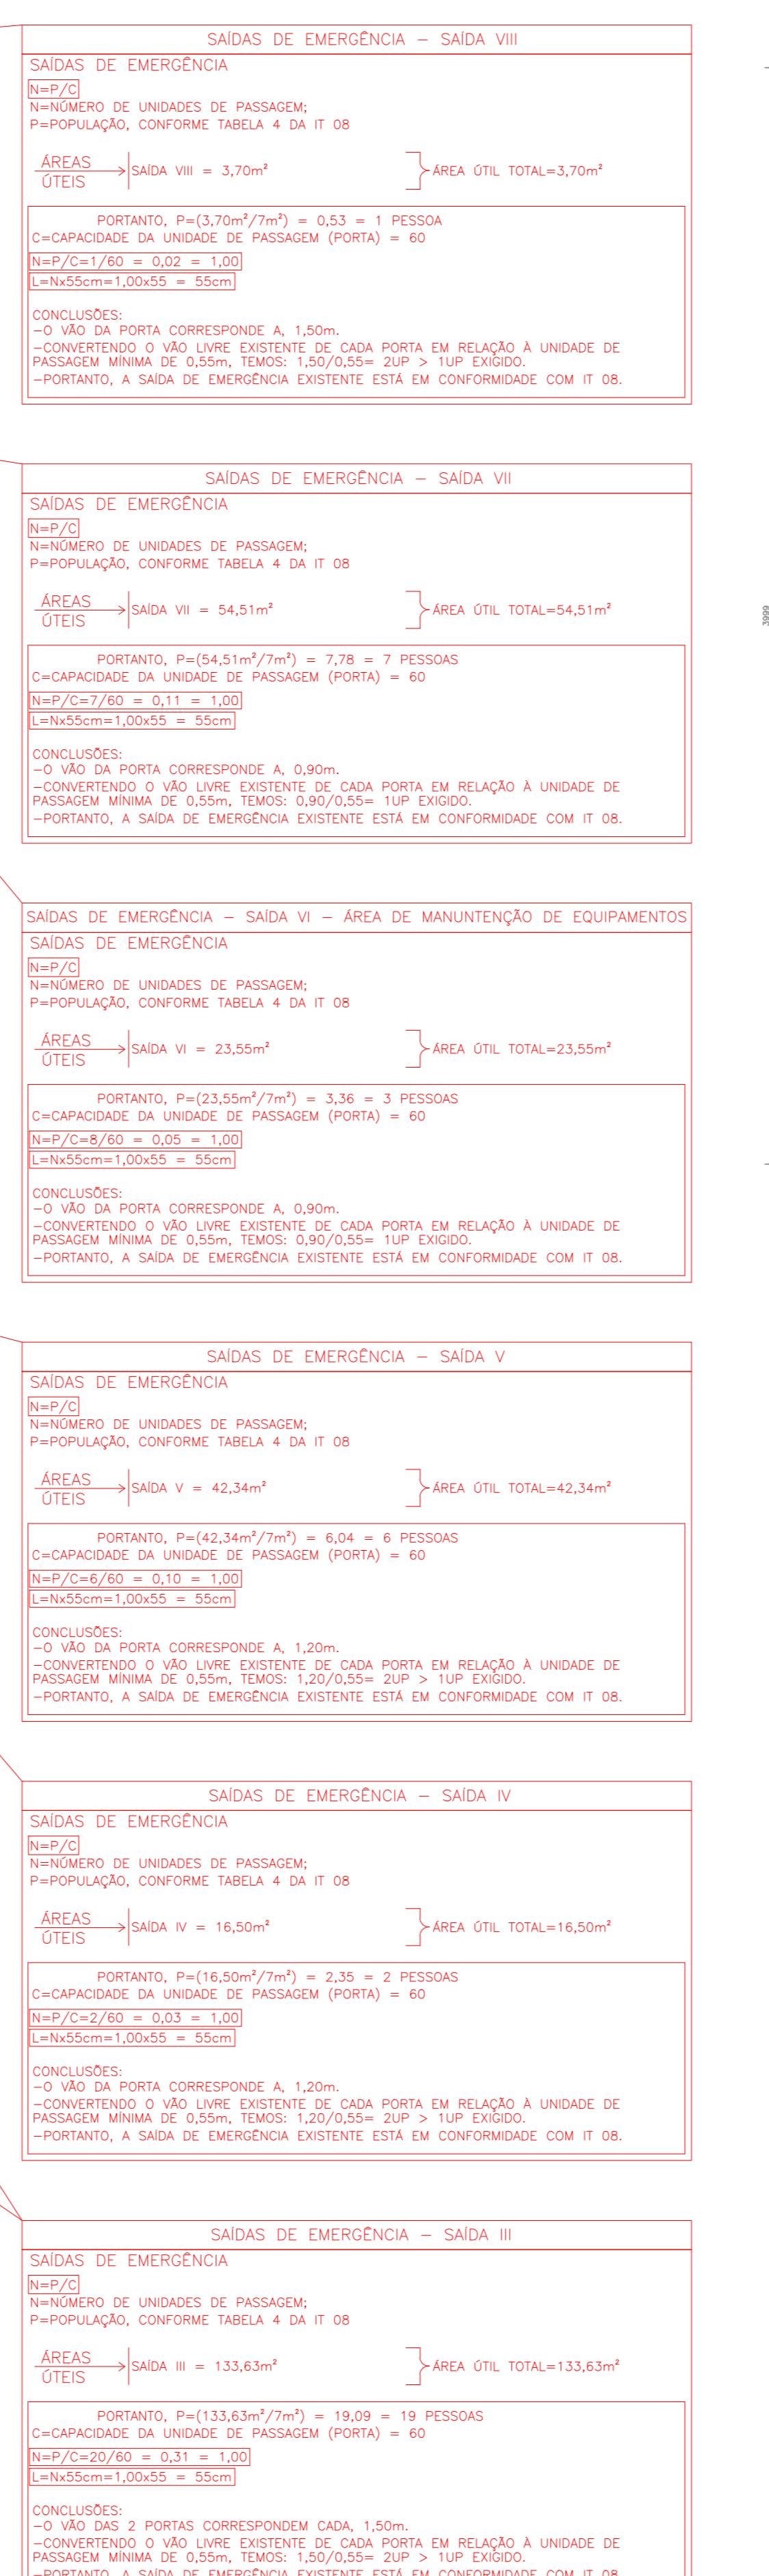

FACHADA - F1

• ESCALA: 1/100

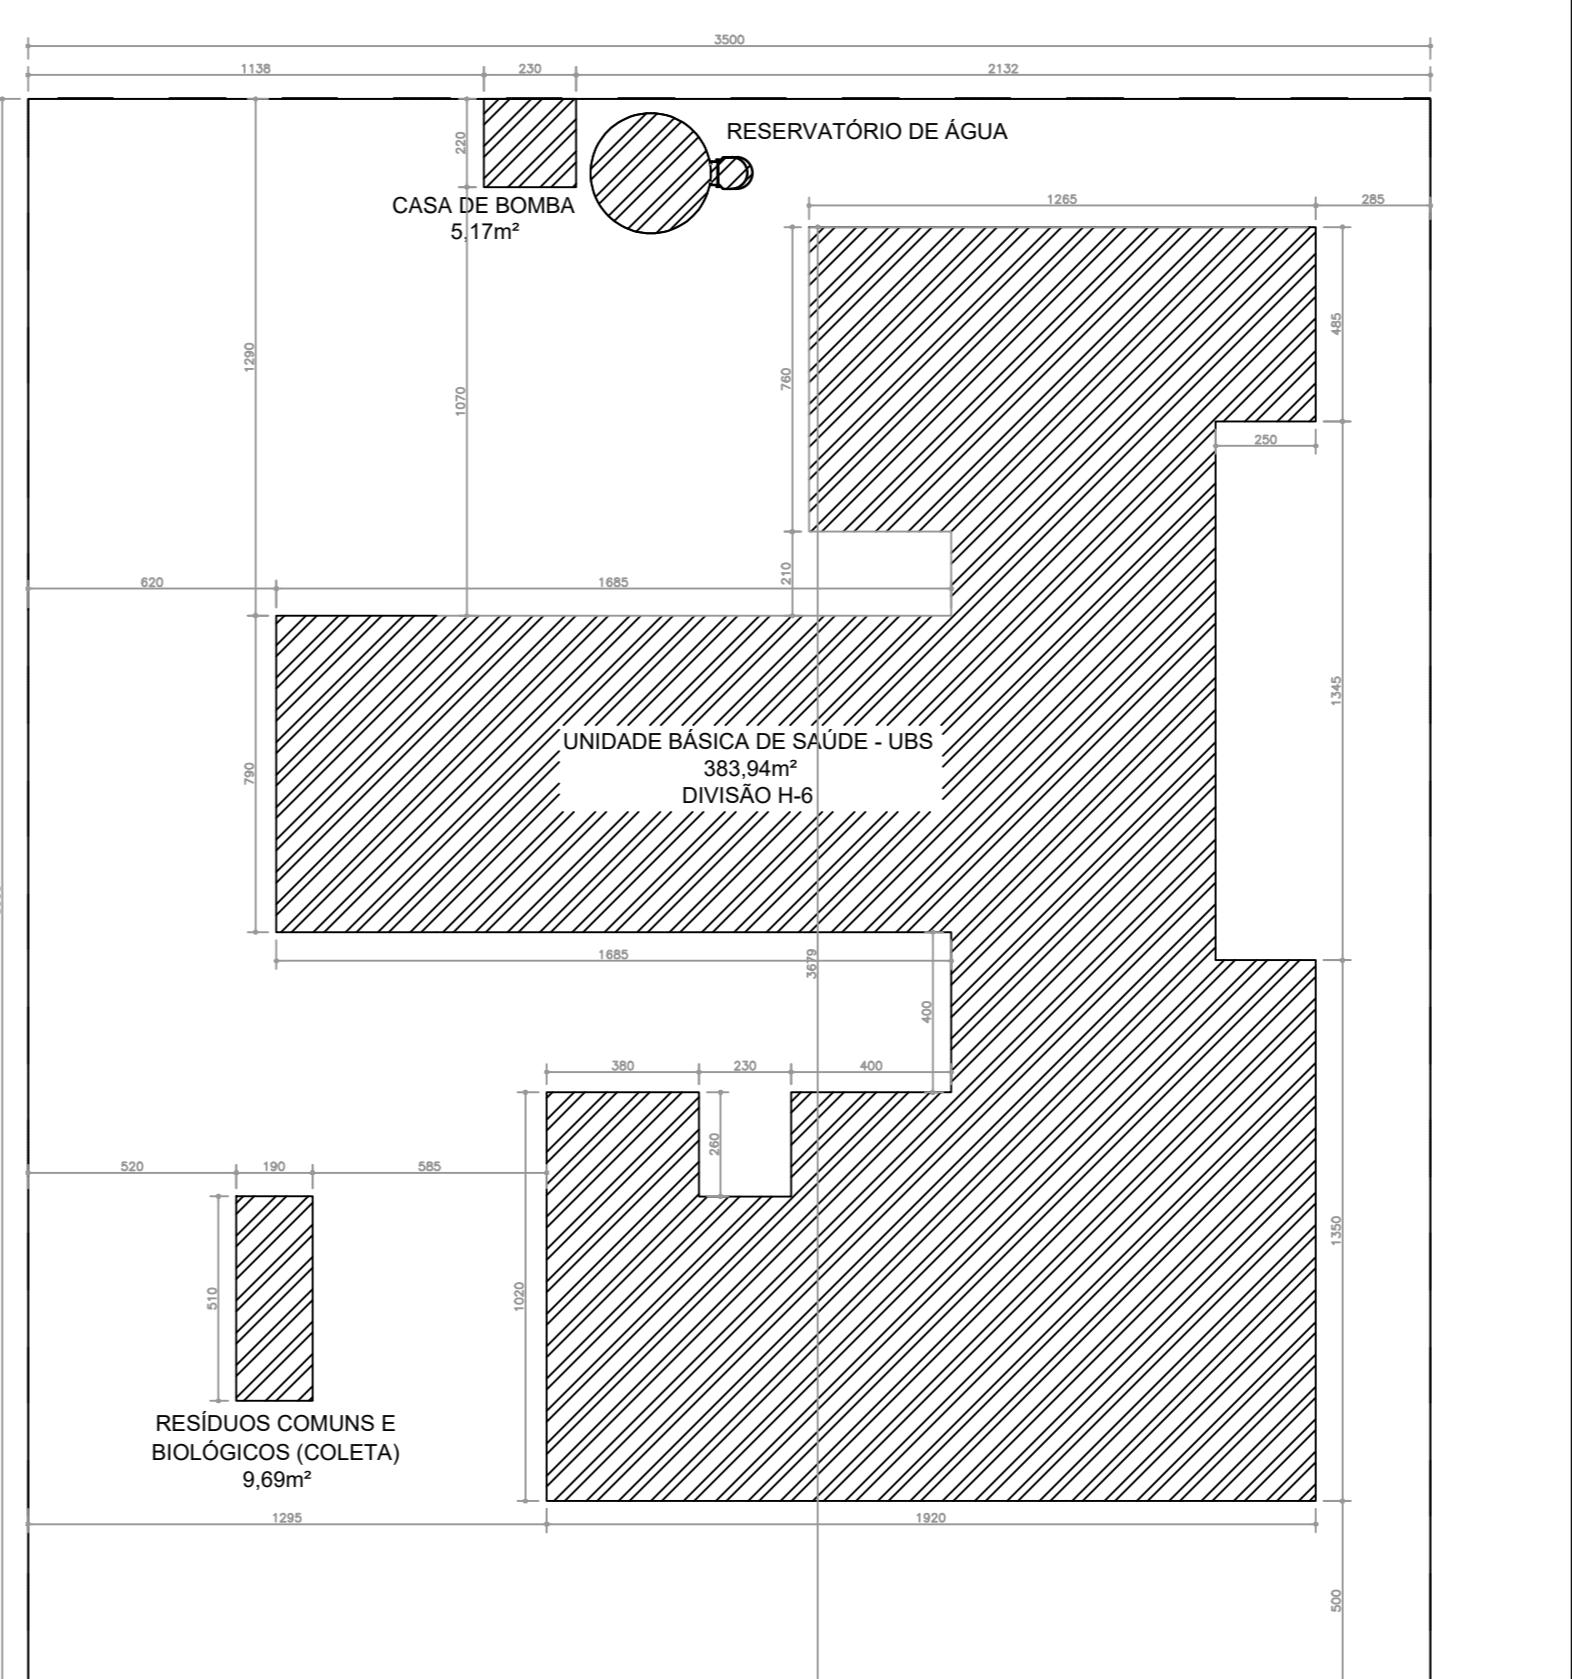

IMPLEMENTAÇÃO / SITUAÇÃO / LOCALIZAÇÃO

• ESCALA: 1/200

| QUADRO DE JANELAS |              |          |
|-------------------|--------------|----------|
| ID.               | DIMENSÃO (m) | PEITORIL |
| PA 80a            | 0,82x2,11    |          |
| JC120-A           | 1,21x0,91    | 1,65     |
| PA 80a-Guia&h     | 0,82x2,11    |          |
| JC220-A           | 2,21x0,95    | 1,2      |
| PA 80d            | 0,82x2,11    |          |
| JC250-A           | 2,31x0,93    | 1,2      |
| PA 80a            | 0,82x2,11    |          |
| JC350-A           | 3,31x0,93    | 1,2      |
| PA 120a           | 1,22x2,11    |          |
| JF150-A           | 1,51x0,93    | 1,2      |
| PA 110a-A         | 1,12x2,11    |          |
| JB50-A            | 0,81x0,65    | 1,65     |
| JM20-A            | 2,23x2,23    | 0,4      |

| LEGENDA ACABAMENTOS  |  |  |
|--|--|--|
| PISO   |  |  |
| 1 Piso em gesso polido.  |  |  |
| 2 Piso em vinilico tipo marqueta.  |  |  |
| 3 PAREDE   |  |  |
| 4 Pintura acrílica, resistente à umidade.  |  |  |
| 5 Revestimento cerâmico (ladrilho em cerâmica equivalente, instalado só no teto, na cor branca, resistente à umidade). |  |  |
| 6 Pintura acrílica, resistente à umidade sobre barro.  |  |  |
| 7 TETO   |  |  |
| 8 COMPARTIMENTAÇÃO HORIZONTAL  |  |  |
| 9 SAIAS DE EMERGÊNCIA  |  |  |
| 10 PLANO DE INTERVENÇÃO DE INCÊNDIO  |  |  |
| 11 BRIGADA DE INCÊNDIO   |  |  |
| 12 ILUMINAÇÃO DE EMERGÊNCIA  |  |  |
| 13 DETEÇÃO DE INCÊNDIO   |  |  |
| 14 ALARME DE INCÊNDIO  |  |  |
| 15 SINALIZAÇÃO DE EMERGÊNCIA   |  |  |
| 16 PÓ QUÍMICO SECO - ABC - 2A-208C   |  |  |
| 17 EXINTORES   |  |  |
| 18 HIDRANTES   |  |  |
| 19 CLASSIFICAÇÃO DE OCUPAÇÃO E CARGA INCÊNDIO  |  |  |
| 20 GRUPO   |  |  |
| 21 OCUPAÇÃO  |  |  |
| 22 DIVISÃO   |  |  |
| 23 DESCRIÇÃO/EXEMPLO   |  |  |
| 24 CARGA DE INCÊNDIO   |  |  |
| 25 H SERVIÇO DE SAÚDE  |  |  |
| 26 E- INSTITUCIONAL  |  |  |
| 27 M/2   |  |  |
| 28 200 MJ/m <sup>2</sup>   |  |  |

| ANEXO INFORMATIVO  |  |  |
|--|--|--|
| LEGISLAÇÃO   |  |  |
| NORMA ADOTADA PARA DEFINIÇÃO DE MEDIDAS DE INCÊNDIO DECRETO N° 47.998/2020 |  |  |
| TABELA 1   |  |  |
| SITUAÇÃO DA EDIFICAÇÃO   |  |  |
| NOVA   |  |  |
| MEDIDAS DE SEGURANÇA   |  |  |
| REFERÊNCIAS NORMATIVAS E OBSERVAÇÕES                                       |  |  |
| ACESSO DE VIATURAS   |  |  |
| NÃO SE APLICA  |  |  |
| SEGURANÇA ESTRUTURAL   |  |  |
| NÃO SE APLICA  |  |  |
| COMPARTIMENTAÇÃO HORIZONTAL  |  |  |
| NÃO SE APLICA  |  |  |
| SAÍDAS DE EMERGÊNCIA   |  |  |
| CONFORME IT08  |  |  |
| PLANO DE INTERVENÇÃO DE INCÊNDIO   |  |  |
| NÃO SE APLICA  |  |  |
| BRIGADA DE INCÊNDIO  |  |  |
| CONFORME   |  |  |
| ILUMINAÇÃO DE EMERGÊNCIA   |  |  |
| NÃO SE APLICA  |  |  |
| DETEÇÃO DE INCÊNDIO  |  |  |
| NÃO SE APLICA  |  |  |
| ALARME DE INCÊNDIO   |  |  |
| NÃO SE APLICA  |  |  |
| SINALIZAÇÃO DE EMERGÊNCIA  |  |  |
| CONFORME IT15  |  |  |
| EXINTORES  |  |  |
| NÃO SE APLICA  |  |  |
| HIDRANTES  |  |  |
| NÃO SE APLICA  |  |  |
| CLASSIFICAÇÃO DE OCUPAÇÃO E CARGA INCÊNDIO                                 |  |  |
| GRUPO  |  |  |
| OCUPAÇÃO   |  |  |
| DIVISÃO  |  |  |
| DESCRÍPCAO/EXEMPLO   |  |  |
| CARGA DE INCÊNDIO  |  |  |

| LEGENDA                              |  |  |
|--------------------------------------|--|--|
| EXINTOR DE PÓ QUÍMICO SECO (ABC)     |  |  |
| ILUMINAÇÃO DE EMERGÊNCIA             |  |  |
| PONTO DE ILUMINAÇÃO TIPO FAROL DUPLO |  |  |
| INÍCIO DO FLUXO DA ROTA DE FUGA      |  |  |
| DIREÇÃO DO FLUXO DA ROTA DE FUGA     |  |  |
| SADA FINAL DA ROTA DE FUGA           |  |  |
| CHAVE ELÉTRICA PRINCIPAL             |  |  |
| QUADRO DE DISTRIBUIÇÃO DE LUZ (QDL)  |  |  |
| VÁSIO DE PRESSÃO COMPRESSOR          |  |  |
| PORTÃO                               |  |  |

| DETALHE DE PLACAS DE SINALIZAÇÃO DE SALVAMENTO E ORIENTAÇÃO/EQUIPAMENTO |  |   |
|---|--|---|
| QUANT. CÓDIGO SÍMBOLO   |  | SIGNIFICADO                                     |
| 05 A5   |  | EXTINTOR DE PÓ QUÍMICO SECO (ABC)               |
| 09 E5   |  | EXTINTOR  |
| 01 M1   |  | SAÍDA GUARDAR FUNDO VERMELHO FOTOCOMPLEMENTAR   |
| 01 P1   |  | SAÍDA GUARDAR FUNDOS VERMELHOS FOTOCOMPLEMENTAR |
| 01 P150   |  | SAÍDA GUARDAR FUNDOS VERMELHOS FOTOCOMPLEMENTAR |
| 01 P150-A   |  | SAÍDA GUARDAR FUNDOS VERMELHOS FOTOCOMPLEMENTAR |
| 01 P150-B   |  | SAÍDA GUARDAR FUNDOS VERMELHOS FOTOCOMPLEMENTAR |
| 01 P150-C   |  | SAÍDA GUARDAR FUNDOS VERMELHOS FOTOCOMPLEMENTAR |
| 01 P150-D   |  | SAÍDA GUARDAR FUNDOS VERMELHOS FOTOCOMPLEMENTAR |
| 01 P150-E   |  | SAÍDA GUARDAR FUNDOS VERMELHOS FOTOCOMPLEMENTAR |
| 01 P150-F   |  | SAÍDA GUARDAR FUNDOS VERMELHOS FOTOCOMPLEMENTAR |
| 01 P150-G   |  | SAÍDA GUARDAR FUNDOS VERMELHOS FOTOCOMPLEMENTAR |
| 01 P150-H   |  | SAÍDA GUARDAR FUNDOS VERMELHOS FOTOCOMPLEMENTAR |
| 01 P150-I   |  | SAÍDA GUARDAR FUNDOS VERMELHOS FOTOCOMPLEMENTAR |
| 01 P150-J   |  | SAÍDA GUARDAR FUNDOS VERMELHOS FOTOCOMPLEMENTAR |
| 01 P150-K   |  | SAÍDA GUARDAR FUNDOS VERMELHOS FOTOCOMPLEMENTAR |
| 01 P150-L   |  | SAÍDA GUARDAR FUNDOS VERMELHOS FOTOCOMPLEMENTAR |
| 01 P150-M   |  | SAÍDA GUARDAR FUNDOS VERMELHOS FOTOCOMPLEMENTAR |
| 01 P150-N   |  | SAÍDA GUARDAR FUNDOS VERMELHOS FOTOCOMPLEMENTAR |
| 01 P150-O   |  | SAÍDA GUARDAR FUNDOS VERMELHOS FOTOCOMPLEMENTAR |
| 01 P150-P   |  | SAÍDA GUARDAR FUNDOS VERMELHOS FOTOCOMPLEMENTAR |
| 01 P150-Q   |  | SAÍDA GUARDAR FUNDOS VERMELHOS FOTOCOMPLEMENTAR |
| 01 P150-R   |  | SAÍDA GUARDAR FUNDOS VERMELHOS FOTOCOMPLEMENTAR |
| 01 P150-S   |  | SAÍDA GUARDAR FUNDOS VERMELHOS FOTOCOMPLEMENTAR |
| 01 P150-T   |  | SAÍDA GUARDAR FUNDOS VERMELHOS FOTOCOMPLEMENTAR |
| 01 P150-U   |  | SAÍDA GUARDAR FUNDOS VERMELHOS FOTOCOMPLEMENTAR |
| 01 P150-V   |  | SAÍDA GUARDAR FUNDOS VERMELHOS FOTOCOMPLEMENTAR |
| 01 P150-W   |  | SAÍDA GUARDAR FUNDOS VERMELHOS FOTOCOMPLEMENTAR |
| 01 P150-X   |  | SAÍDA GUARDAR FUNDOS VERMELHOS FOTOCOMPLEMENTAR |
| 01 P150-Y   |  | SAÍDA GUARDAR FUNDOS VERMELHOS FOTOCOMPLEMENTAR |
| 01 P150-Z   |  | SAÍDA GUARDAR FUNDOS VERMELHOS FOTOCOMPLEMENTAR |
| 01 P150-A   |  | SAÍDA GUARDAR FUNDOS VERMELHOS FOTOCOMPLEMENTAR |
| 01 P150-B   |  | SAÍDA GUARDAR FUNDOS VERMELHOS FOTOCOMPLEMENTAR |
| 01 P150-C   |  | SAÍDA GUARDAR FUNDOS VERMELHOS FOTOCOMPLEMENTAR |



**MUNICIPIO SÃO JOSE DO VALE DO RIO PRETO**  
RUA PROFESSORA MARIA EMÍLIA ESTEVES, Nº 691 - CENTRO  
SJVRP/RJ - CEP: 25780-000  
FONE (24) 2224-7404



**CÓDIGO DE ACESSO**  
7E44CBEC80474A05B8DEB62C2ED200AB

#### **VERIFICAÇÃO DAS ASSINATURAS**

Este documento foi assinado digitalmente/eletronicamente pelos seguintes signatários nas datas indicadas

Para verificar a validade das assinaturas acesse o link abaixo

<https://sjvriopreto.flowdocs.com.br/public/assinaturas/7E44CBEC80474A05B8DEB62C2ED200AB>